


構造図 (3)

1号自由勾配側溝 S=1:20
(600×1000暗渠タイプ)

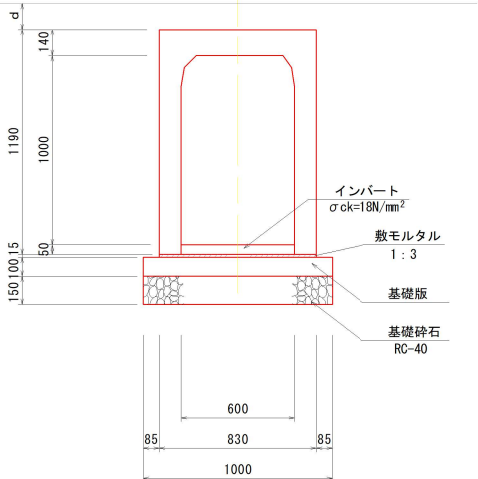


1号自由勾配側溝 材料表


種 別	規 格	単 位	数 量	備 考
自由勾配側溝	600×1000	個	5.00	暗渠タイプ
基礎版	幅1000 (t=10cm)	枚	5.00	
基礎砕石	RC-40 (t=15cm)	m ²	10.00	
敷モルタル	1 : 3	m ³	0.12	
インパート	$\sigma_{ck}=18N/mm^2$	m ³	0.30	

1号自由勾配側溝割付け参考図 S=1:200

平面図

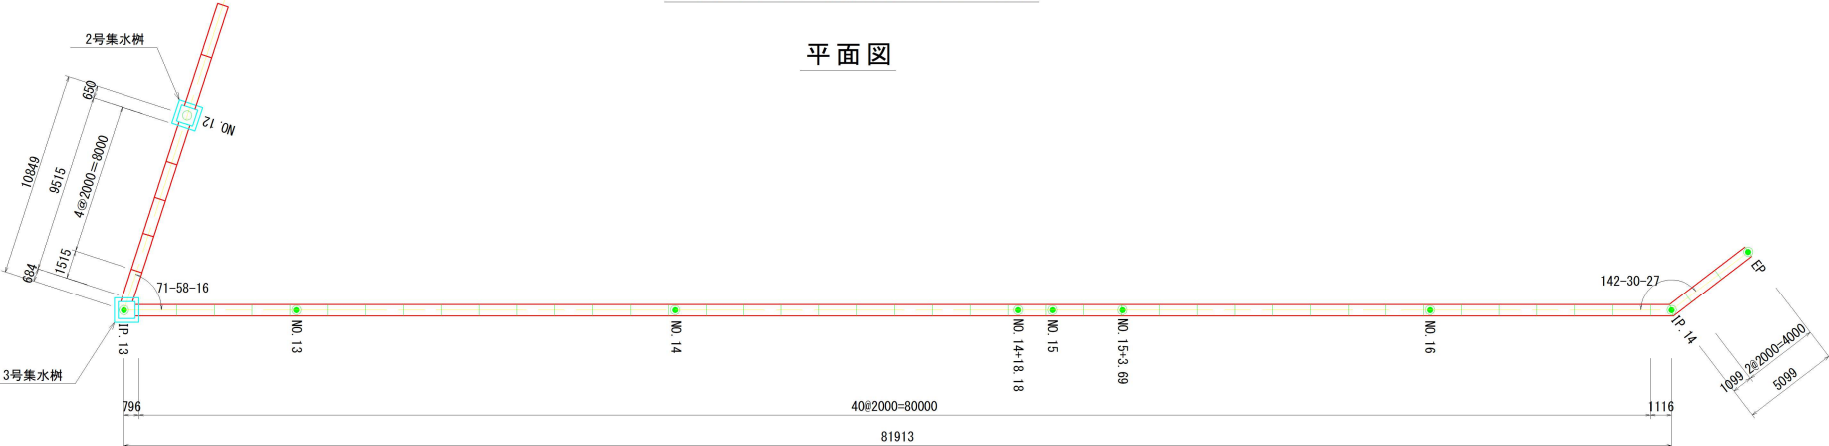


縦断図

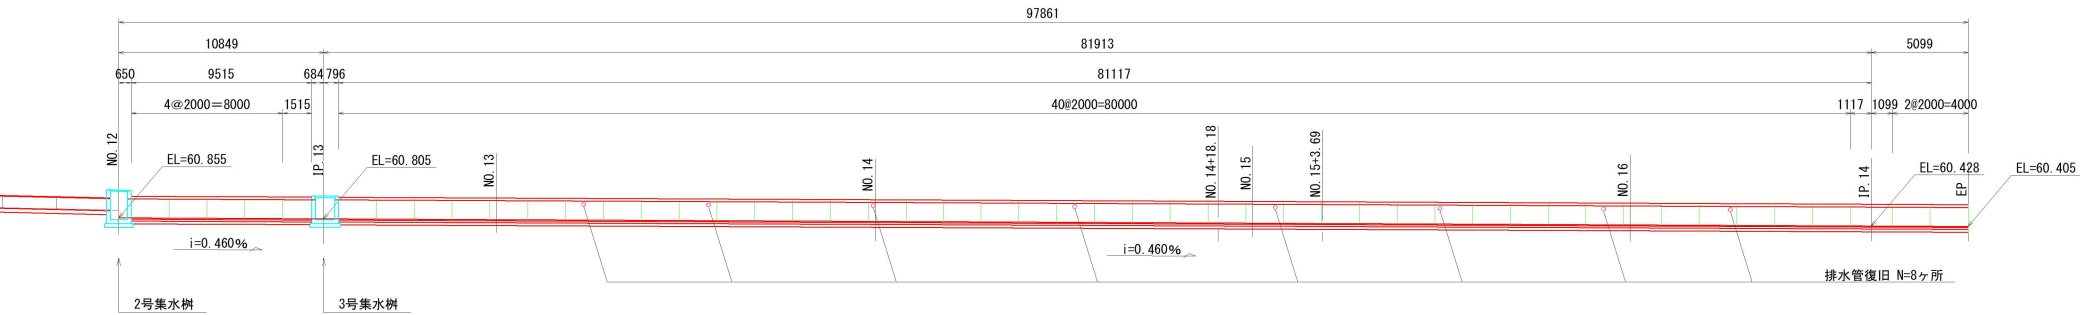


排水管復旧 S=1:20

標準図

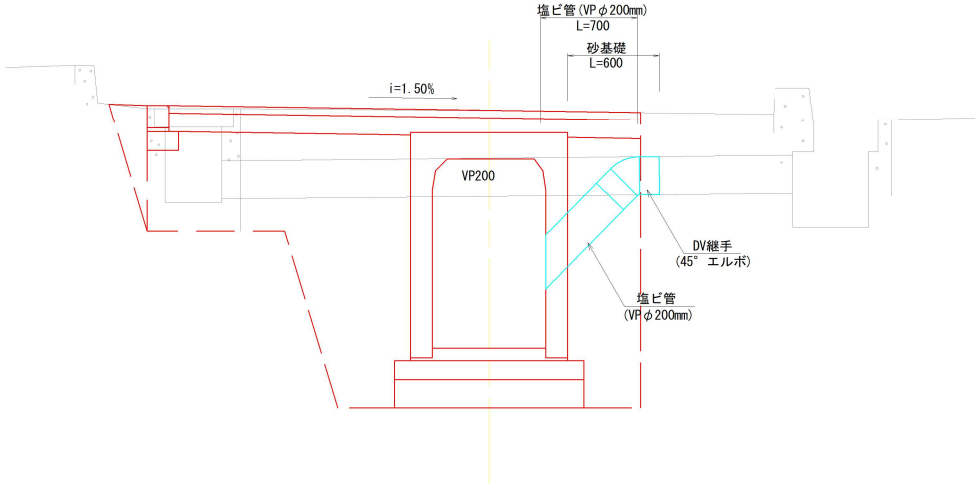

排水管

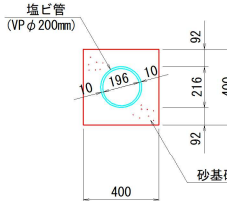

材料表

材 料 表				1.0箇所当り
種 別	規 格	単 位	数 量	備 考
塩ビ管	VP φ200mm	m	0.70	
DV継手	45° エルボ	個	1.0	
砂		m3	0.074	

实施图

高知県 越知町			
工事種別	農補 第 1 号 築池地区 築池防災対策工事		
図面名称	構造図(3)	縮尺	図示
路線河川名	町道柴尾1号線ほか		
工事箇所	高知県 高岡郡 越知町 柴尾	図面 番号	9 12